


WOHNÜBERBAUUNG "BELLAGIO" ALTE LANDSTRASSE, 8708 MÄNNEDORF

BALUHERR	OBJEKTNUMMER
GUIDO THALER AG ZÜRCHERSTRASSE 262 8406 WINTERTHUR	1650

HAUS B

GEZEICHNET R. BRANDENBERGER	DATUM 12.11.2008	MASSSTAB 1:50	PLANNUMMER 1650-29G
FORMAT 84/68	TEILBILDER 1090-1099		

SITUATION 1:1000

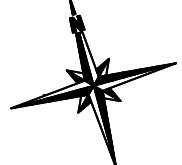

± 0.00 = 435.65 Meter über Meer = Oberkant fertig Boden Treppenhaus Erdgeschoss

REVISIONEN

A	Wohnung B.21 > Sanitärapparate gemäss Auswahlliste eingezeichnet, Vormauerung im Bad sowie Fenster verbaut	09.01.2009	R. Brandenberger
B	Wohnung B.21 > Stiegezone Lüftung und Vercellschrank gespiegelt	22.01.2009	R. Brandenberger
C	Wohnung B.21 > zusätzlicher Handtuchradialator in WoDu	03.03.2009	R. Brandenberger
D	Knickmarkmalserie eingezeichnet	12.03.2009	R. Brandenberger
E	Wohnung B.21 > Trennwand mit integrierter Schiebetür im Bereich Wohnen	07.05.2009	R. Brandenberger
F	zusätzliche Stützen im Balkonbereich gemäss Ingenieur	04.06.2009	R. Brandenberger
G	Wohnung B.21 > Küche gemäss Auftragsbestätigung eingezeichnet	25.08.2009	R. Brandenberger
H			
I			

SCHRAFFUR- UND FARBLEGENDE



	Ortbeton		vorfabrizierter Beton
	Kalksandstein		nachträgliche Vormauerung in Kalksandstein
	Swissmodul-Backstein		nachträgliche Vormauerung in Swissmodul-Backstein
	Schalldämmstein Calmo		Mörtel / Gips
	Betonwerkstein / Kunststein		Natursteine
	Wärmedämmung		Sperrschichten

ERLÄUTERUNGEN ZU PLANABKÜRZUNGEN

Ausz	Auszugschrank	Ok.r.Sch.	Oberrant rohe Schwelle
Ba	Bodenablauf	Pu	Putzschrank
Bw	Backofen	Rad	Radiator
Da	Dachwasserablauf	Ta	Tablarschrank
Dk	Drehklippfögel Fenster	Ts	Türschliesser
Gard	Garderobe	Tu	Tumbler
Gel	Geländer	Uk.f.St.	Unterant fertig Sturz
Hr	Handtuchradiator elektrisch	Uk.r.St.	Unterant roher Sturz
K	Kurbel Verbundraffstoren	Vr	Verbundraffstoren
Kü	Kühlschrank	Vr elektr.	Verbundraffstoren mit elektrischen Antrieb
Ls	Lichtsacht	Wm	Waschmaschine
M	Motor der elektrisch angetriebenen Knickkammerkise	Wt	Waschturm
Mfb	Metallfensterbank	Zem.schw.	Zemenschwelle
Ok.f.Br.	Oberrant fertig Brüstung		
Ok.r.Br.	Oberrant rohe Brüstung		
Ok.f.Sch.	Oberrant fertig Schwelle		

BESONDERHEITEN

In sämtlichen Wohnungs- und Treppenhausewänden dürfen keinerlei Installationen (Sanitär, Elektro, etc.) vorgenommen werden > Schallschutz

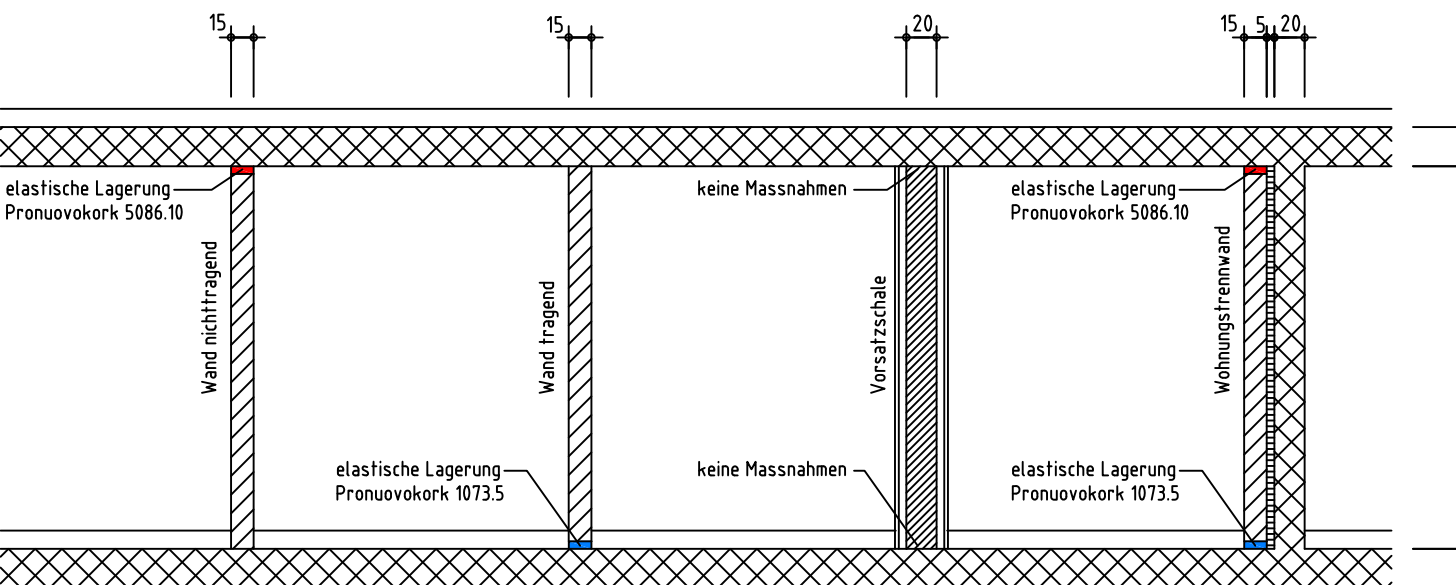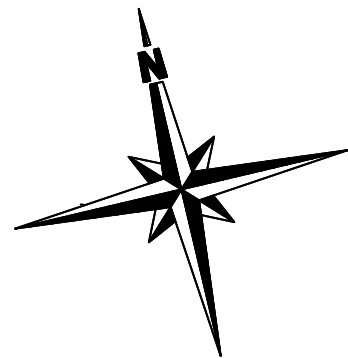

SCHEMASCHNITT WANDLAGERUNGEN OBERGESCHOSS 1:50

Wirnsperger Technik

PLAN-NR :

Kemppitalstrasse 38
8320 Fehrltorf
Tel: 044 / 956 60 30
Fax: 044 / 956 60 40

DAT.: 0

REV.:

GEZ.:	
REV.:	

REV.:




Plan Nr. 1650-83

10

Plan Nr. 1650-84

11

Plan Nr. 1650-84

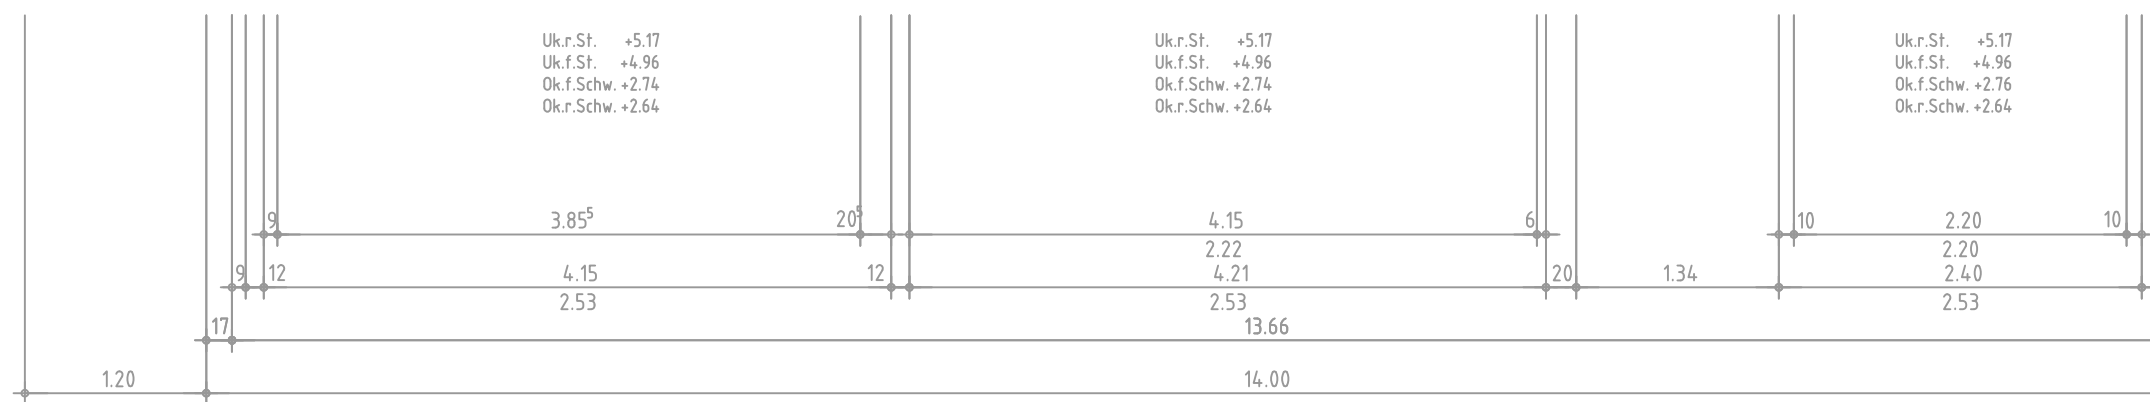

2

11


α

--	--

12

100

LEGENDE ELEKTROINSTALLATIONEN

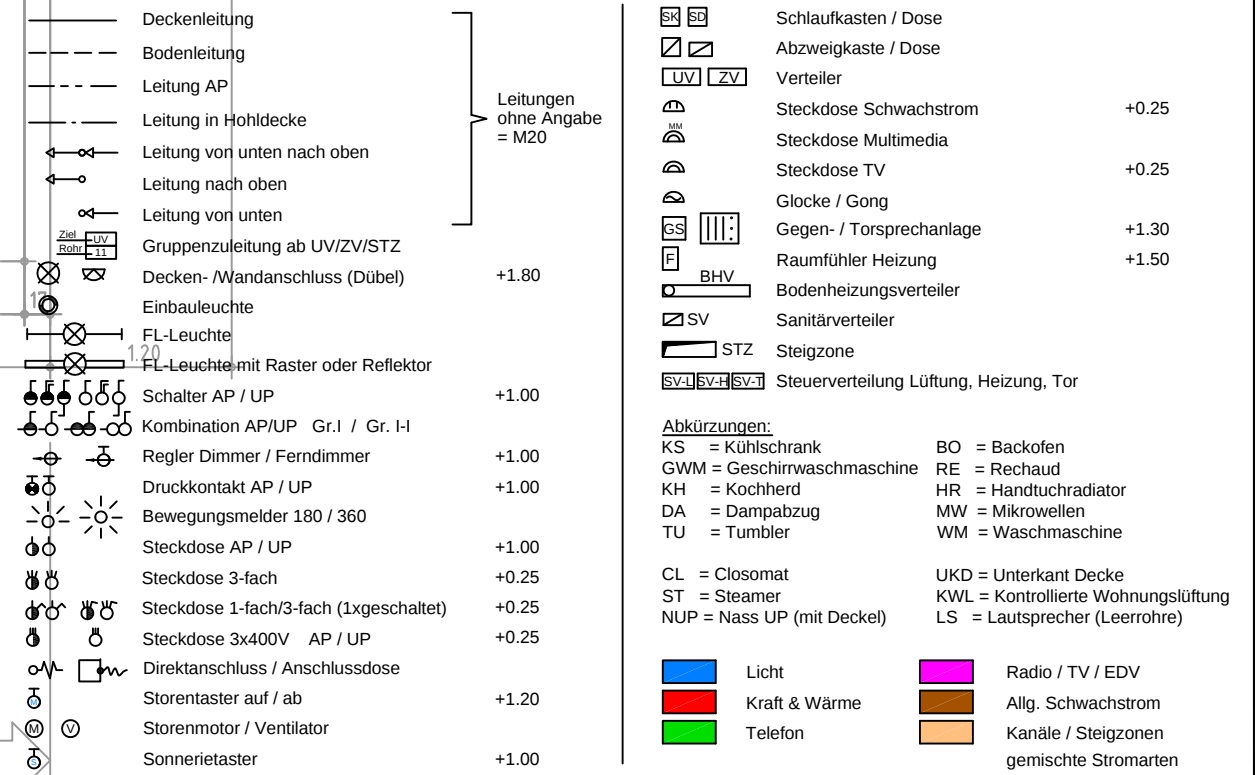

Wohnung B.21

86.34m2 (exkl. Leitungsschächte)

1. OBERGESCHOSS