


WOHNÜBERBAUUNG "BELLAGIO" ALTE LANDSTRASSE, 8708 MÄNNEDORF			
BAUHERR GUIDO THALER AG ZÜRCHERSTRASSE 262 8406 WINTERTHUR	OBJEKTNUMMER 1650	HAUS C	
GEZEICHNET R. BRANDENBERGER	DATUM 27.11.2008	MASSSTAB 1:50	PLANNUMMER 1650-35G
FORMAT 84/88	TISÄHNER 1150-1159		

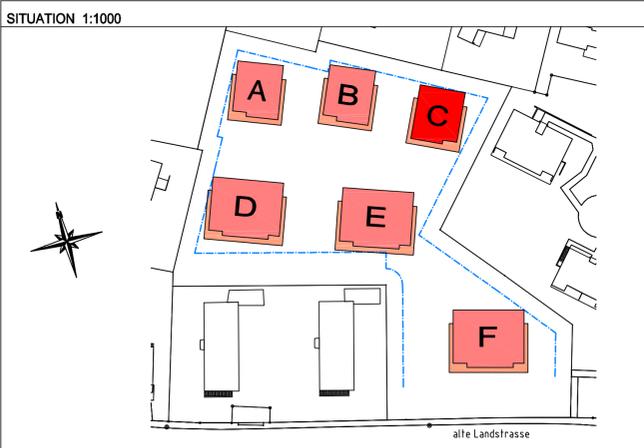


± 0.00 = 434.15 Meter über Meer = Oberkant fertig Boden Treppenhaus Erdgeschoss

REVISIONEN			
A	Wohnung C.21 > Sanitärapparate gemäss Auswahlliste eingezeichnet, Vormauerung im Bad sowie Fenster verschoben	09.01.2009	R. Brandenberger
B	Wohnung C.21 > Stieglizone Lüftung und Verteilschacht gespiegelt	22.01.2009	R. Brandenberger
C	Wohnung C.21 > Wo/Du um 14cm vergrössert, in der Küche Apparateeinstellung neu eingelegt, im Wohn/Essen Trennwand und Cheminee eingezeichnet, Ankleide entfällt zu Gunsten Badvergrösserung, im Bad Apparate neu eingelegt	03.03.2009	R. Brandenberger
D	Knickarmmarkise eingezeichnet	12.03.2009	R. Brandenberger
E	Wohnung C.21 > Aussehenhahn verschoben sowie Zusätzlichen eingezeichnet, in Wo/Du GIs-Ständer im Bereich Wc und Lavabo als Brüstung (siehe Detailplan), im Bad kein Handtuchradioradiator sowie neue Badewanne	20.04.2009	R. Brandenberger
F	zusätzliche Stütze im Balkonbereich gemäss Angaben Ingenieur	08.06.2009	R. Brandenberger
G	Wohnung C.21 > Küche gemäss Auftragsbestätigung, Anschlag Zimmer 1 zu Bad 3cm länger	25.06.2009	R. Brandenberger
H			
I			

SCHRAFFUR- UND FARBLEGENDE	
	Ortbeton
	Kalksandstein
	Swissmodul-Backstein
	Schalldämmstein Calmo
	Betonwerkstein / Kunststein
	Wärmedämmung
	vorfabrikierter Beton
	nachträgliche Vormauerung in Kalksandstein
	nachträgliche Vormauerung in Swissmodul-Backstein
	Mörtel / Gips
	Natursteine
	Sperrschichten

ERLÄUTERUNGEN ZU PLANABKÜRZUNGEN		
Ausz	Auszugschrank	Ok.r.Sch. Oberkant rohe Schwelle
Ba	Bodenablauf	Pu Putzschrank
Bo	Backofen	Rad Radiator
Dw	Dachwasserablauf	Ta Tablarschrank
Dk	Drehklappfügel Fenster	Ts Türschliesser
Gard	Garderobe	Tu Tumbler
Gel	Geländer	Uk.f.St. Unterkant fertig Sturz
Hr	Handtuchradior elektrisch	Uk.r.St. Unterkant roher Sturz
K	Kurbel Verbundraffstoren	Vr Verbundraffstoren
KG	Kühlschrank	Vr elektr. Verbundraffstoren mit elektrischen Antrieb
Ls	Lichtsacht	Wm Waschmaschine
M	Motor der elektrisch angetriebenen Knickarmmarkise	Wt Waschturm
Mfb	Metallfensterbank	Zem.schw. Zementschwelle
Ok.f.Br.	Oberkant fertig Brüstung	
Ok.r.Br.	Oberkant rohe Brüstung	
Ok.f.Sch.	Oberkant fertig Schwelle	

BESONDERHEITEN
Sämtliche Türhöhen sind ab höherem fertigen Boden beziehungsweise Schwelle bis Unterkant roher Sturz zu mauern
In sämtlichen Wohnungs- und Treppenhauswänden dürfen keinerlei Installationen (Sanitär, Elektro, etc.) vorgenommen werden > Schallschütz!

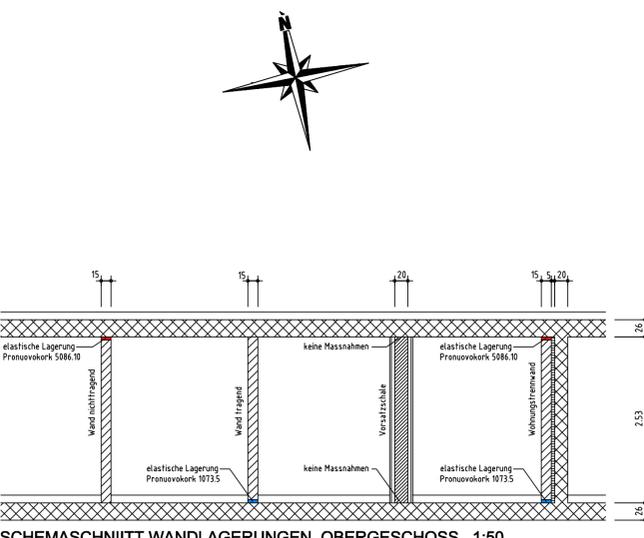


Wirnsperger Technik
Elektro- und Telefonanlagen

PLAN-NR.:
Kempthalstrasse 38 8320 Fehraltorf
Tel: 044 / 956 60 30 Fax: 044 / 956 60 40

DAT.: 09.07.09 GEZ.: MO MST.:
REV.: 16.07.09 REV.: REV.:

REVISIONEN ELEKTROINSTALLATIONEN		
16.07.09	neu 3 EB-Spots in Dusche/WC	

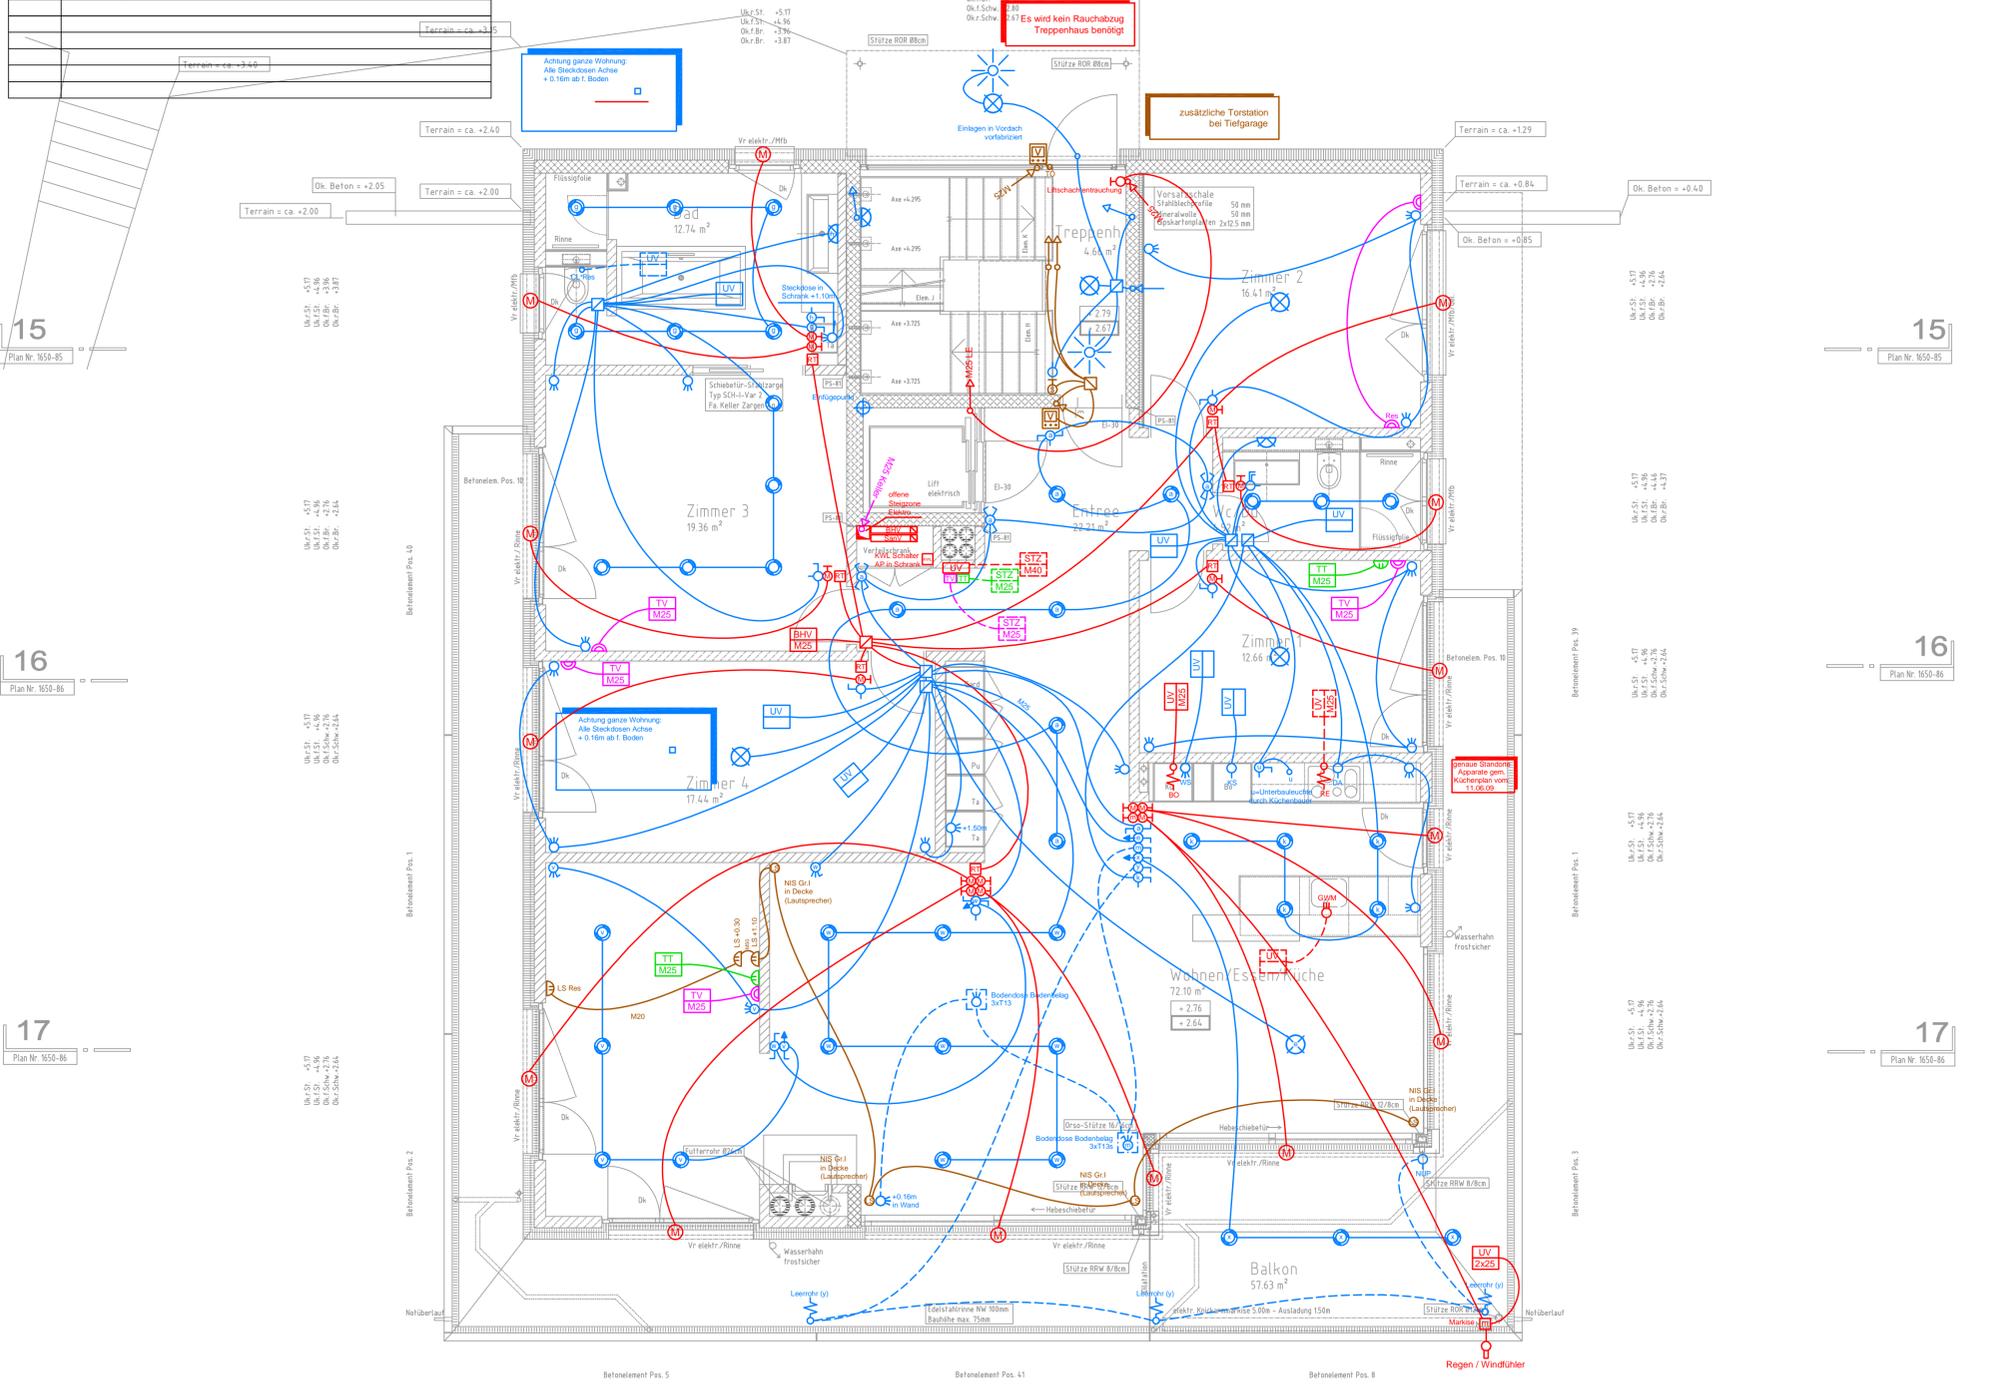

1. OBERGESCHOSS

Wohnung C.21
BGF: 186.34m² (exkl. Leitungsschächte)

LEGENDE ELEKTROINSTALLATIONEN

	Deckenkabelung		Schlauchkasten / Dose
	Bodenkabelung		Abzugskaste / Dose
	Leitung AP		Verteiler
	Leitung in Hohldecke		Steckdose Schwachstrom +0.30
	Leitung von unten nach oben		Steckdose Multimedia +0.30
	Leitung nach oben		Steckdose TV +0.30
	Leitung nach unten		Glocke / Gong +1.60
	Leitung von unten		Gegen- / Torsperreanlage +1.50
	Gruppenzuleitung ab UV/ZV/STZ		Raumthermostat Heizung +1.50
	Decken- / Wandanschluss (Dübel)		Bodenheizungsverteiler
	Einbauleuchte		Sanitärventilator
	FL-Leuchte		Deckenschluss Waschraum +1.25
	FL-Leuchte mit Raster oder Reflektor		Stuiventilung Lüftung, Heizung, Tor
	Schalter AP / UP		Aussenfühler / Dämmungsschalter +3.00
	Kombination AP/UP / Gr / Gr. H		
	Regler Dimmer / Fenddimmer		
	Druckkontakt AP / UP		
	Bewegungsmelder 180 / 360		
	Steckdose AP / UP		
	Steckdose 3-fach		
	Steckdose 1-fach/3-fach (Hageschalt)		
	Steckdose 3-fach/UP / AP / UP		
	Dreikantenschluss / Anschlusdose		
	Stromzähler auf / ab		
	Strommotor / Ventilator		
	Sonnenmotor		

Abkürzungen:
 RS = Kühlschrank BO = Backofen
 GWM = Geschirrspülmaschine RE = Rauchfang
 KH = Kochherd HR = Handtuchradior
 DA = Dunstabzug MW = Mikrowelle
 TU = Tumbler WM = Waschmaschine
 CL = Glossomat UKD = Unterkant Decke
 ST = Steamer KWL = Kontrollierte Wohnungslüftung
 NUP = Mass UP (mit Deckel) LS = Leuchtstrecke (Leermotte)

Farblegende:
 Licht (blau) Radio / TV / EDV (rosa)
 Kalt & Wärme (rot) Allg. Schwachstrom (orange)
 Telefon (grün) Karäle / Stieglizone gemischte Stromarten (gelb)